



Pianta piano primo distribuzione ventilconvettori Sc. 1:50

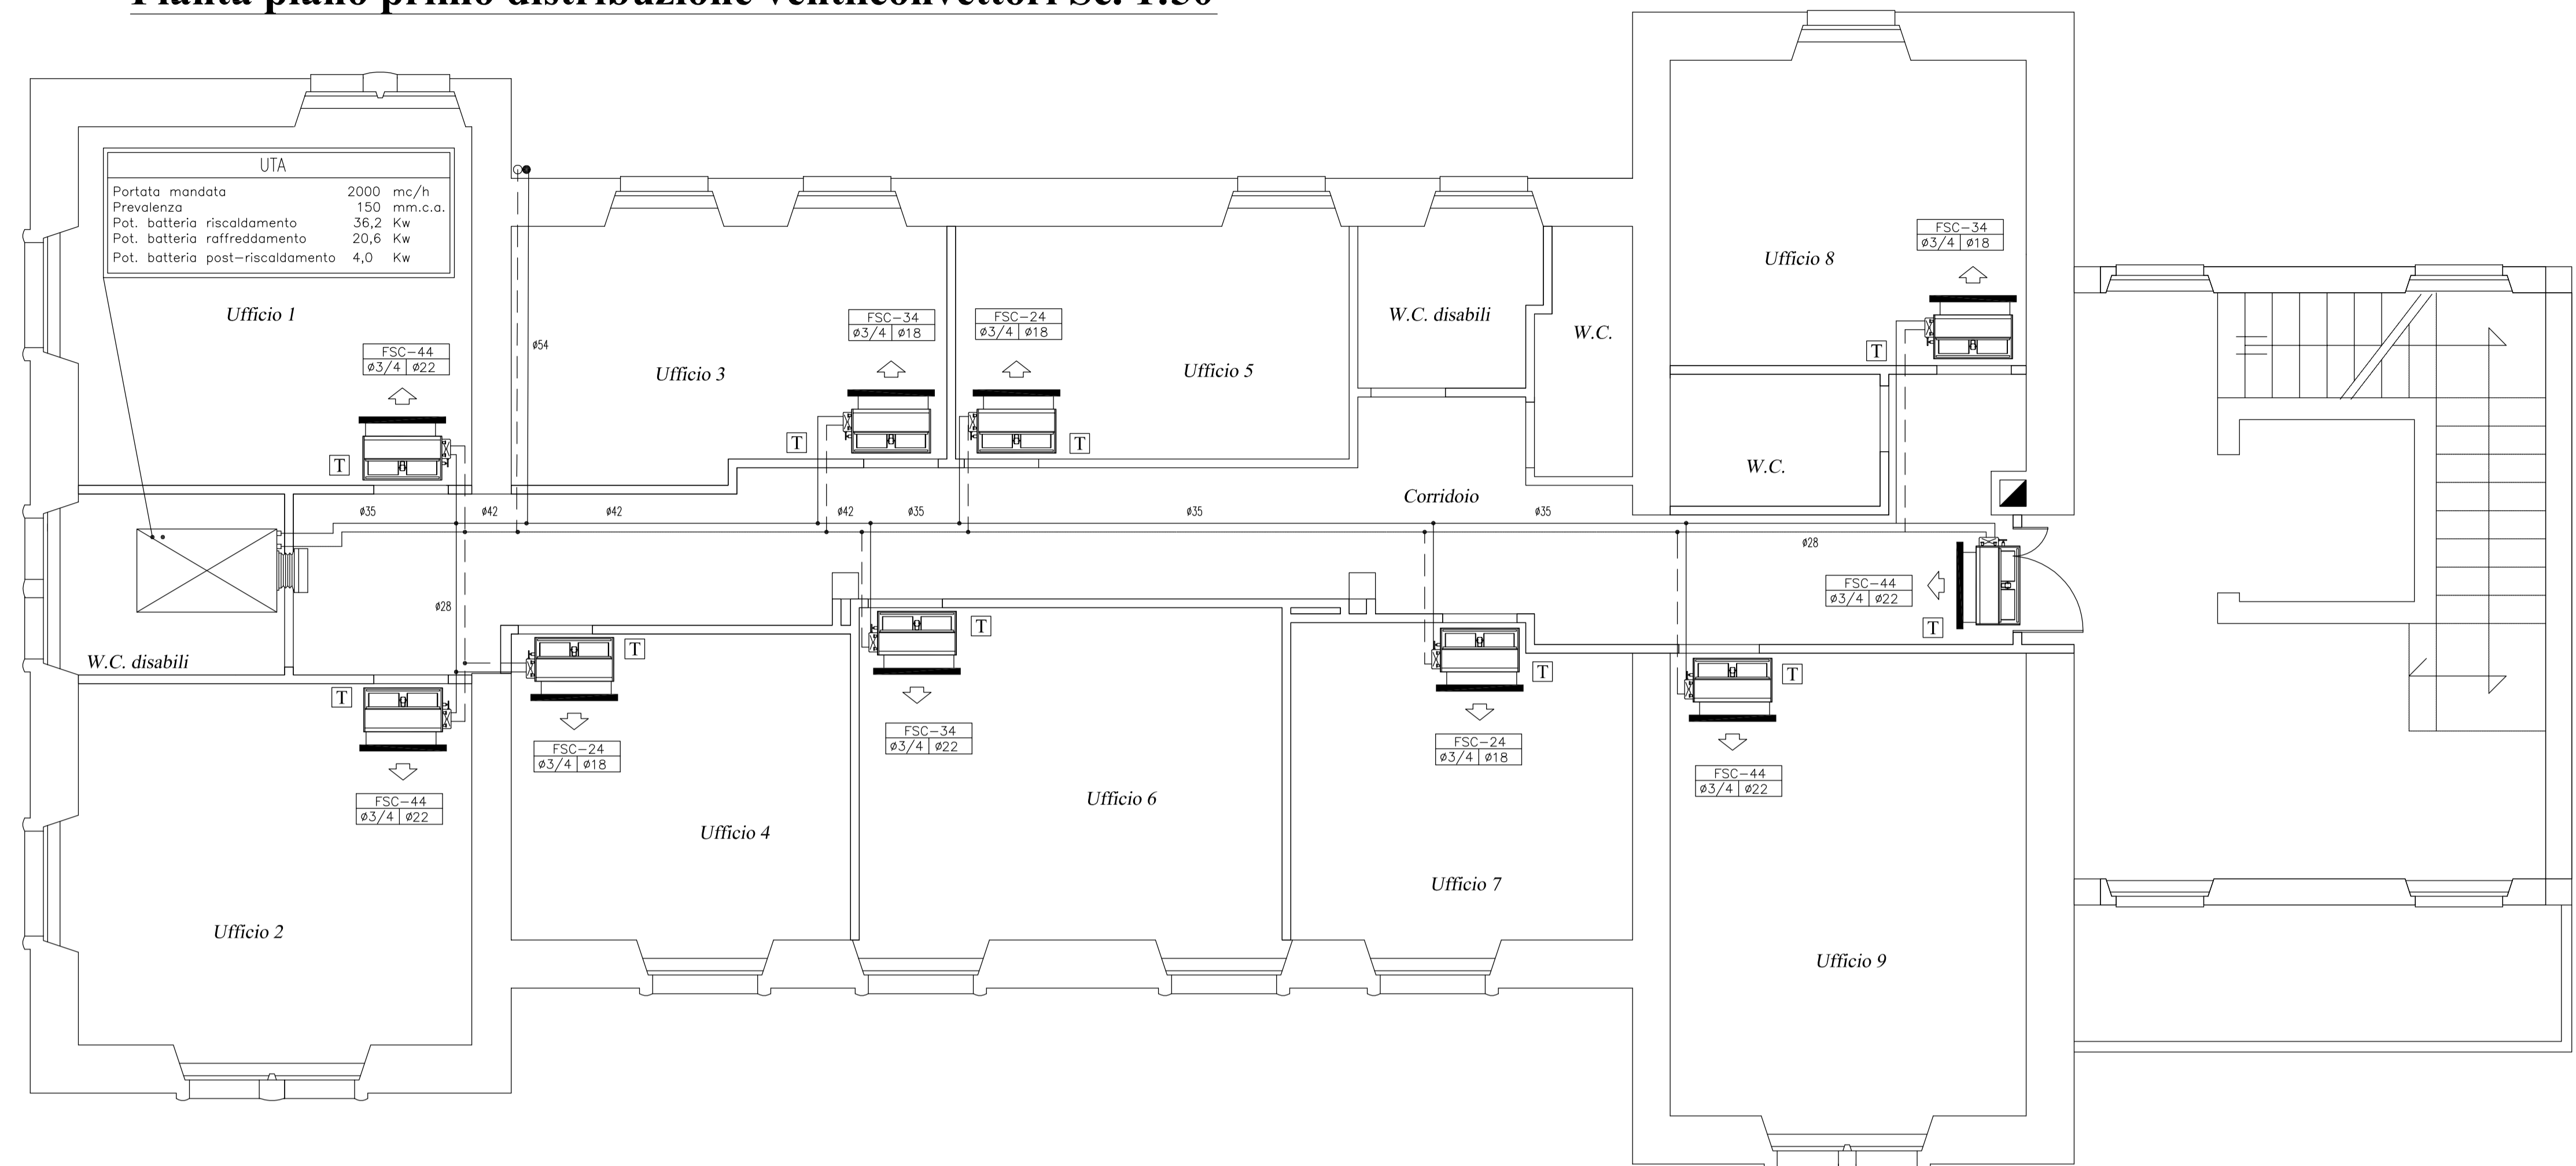

Pianta piano primo distribuzione aria primaria Sc. 1:50

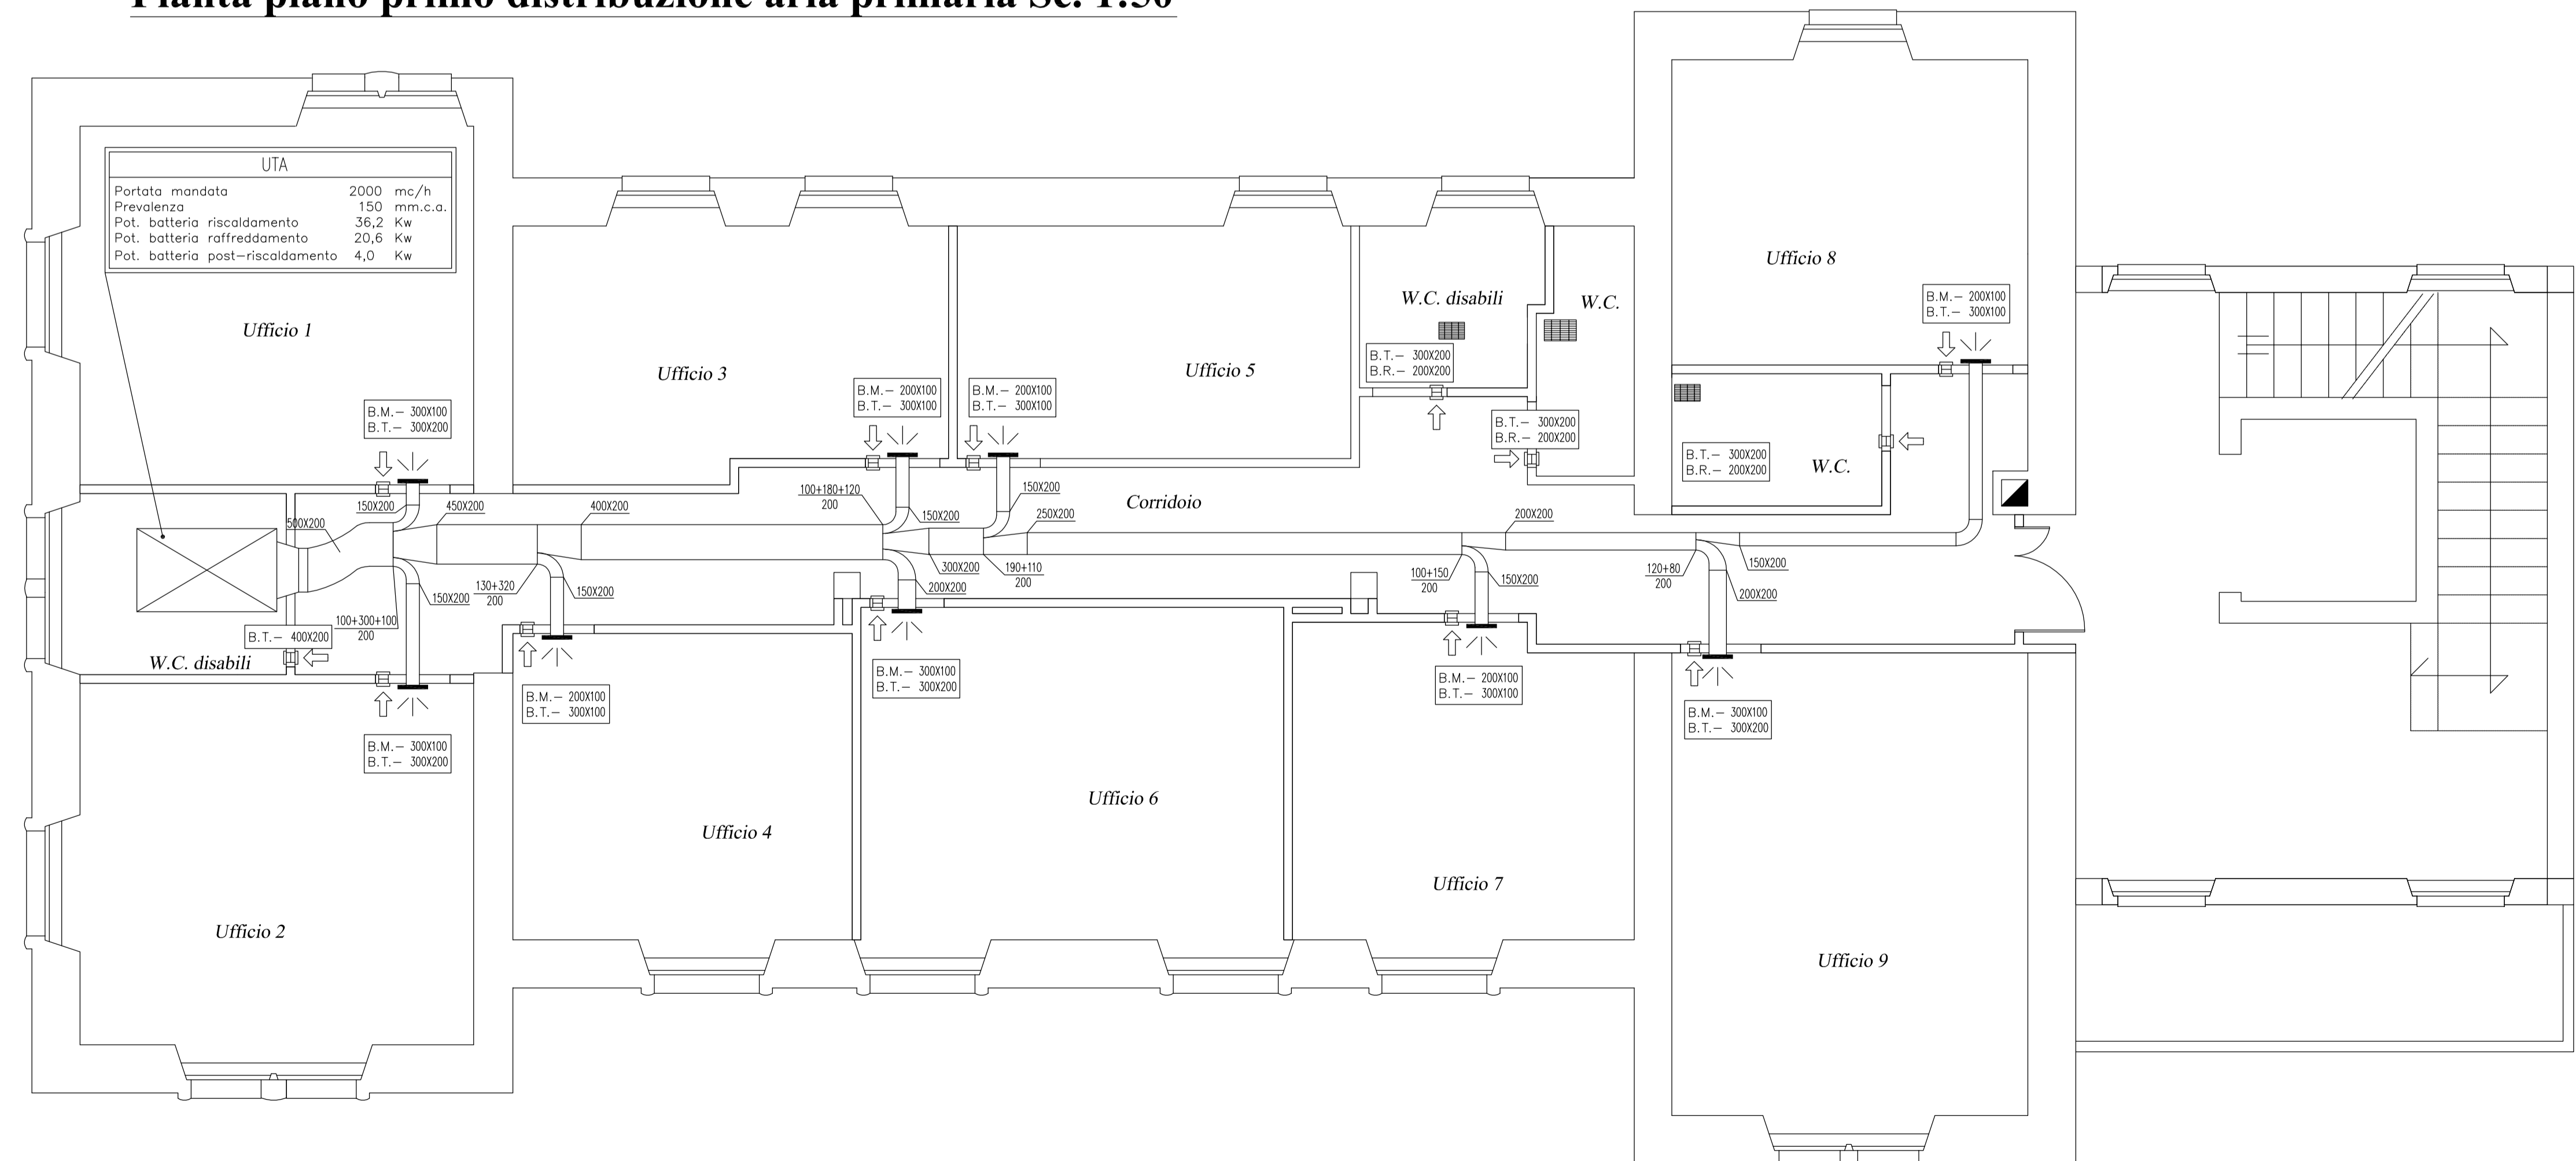

SERVIZIO SANITARIO - REGIONE SARDEGNA AZIENDA U.S.L. N°5 ORISTANO

Servizi Territoriali - Interventi di ristrutturazione e manutenzione straordinaria nelle strutture extraospedaliere ambulatori comunali - Art. 20 L. 67/88 - 2° fase - "Lavori di completamento dello stabile sito a Ghilarza nella P.zza San Palmiero destinato al Dipartimento di Prevenzione"

Tavola
9a

allegato
2

scala
1:50

Oristano
 Settembre 2009

aggiornamenti

PROGETTO ESECUTIVO

Elaborato: **Pianta piano primo: Impianto di condizionamento esistente**

I PROGETTISTI IL RESPONSABILE DEL PROCEDIMENTO
 Ing. Paolo Vizilio

Arch. Francesco Deriu