



ASLORistano  
www.asloristano.it

Servizio Manutenzioni, logistica, servizi generali  
e gestione del patrimonio

Via Garibaldi, 25 - 07100 Oristano - Email: manutenzione@asloristano.it

**OGGETTO**  
Ristrutturazione e adeguamento del Poliambulatorio  
di via Mazzini a Laconi, per la realizzazione della  
Casa della Salute

**TITOLO**  
PROGETTO DEFINITIVO - ESECUTIVO

**SITUAZIONE DI PROGETTO:**  
- Pianta Impianto Idrico-Sanitario

DATA: MAGGIO 2013	ELABORATO ALLEGATO
SCALA: 1 : 100	ELABORATI GRAFICI FAVOLA: 6

**ITENICO PROGETTISTI:**  
Geom. Gino Gabbrifelli


**ING. DANIELE SABA**

**ING. MAURO SAMMA**

**IL RESPONSABILE DEL PROCEDIMENTO:**  
Ing. Giorgio Toveri

**IL DIRETTORE GENERALE:**  
Dott. Mariano Meloni


### PIANTA PIANO TERRA SCHEMA DI INSTALLAZIONE IMPIANTO IDRICO-SANITARIO

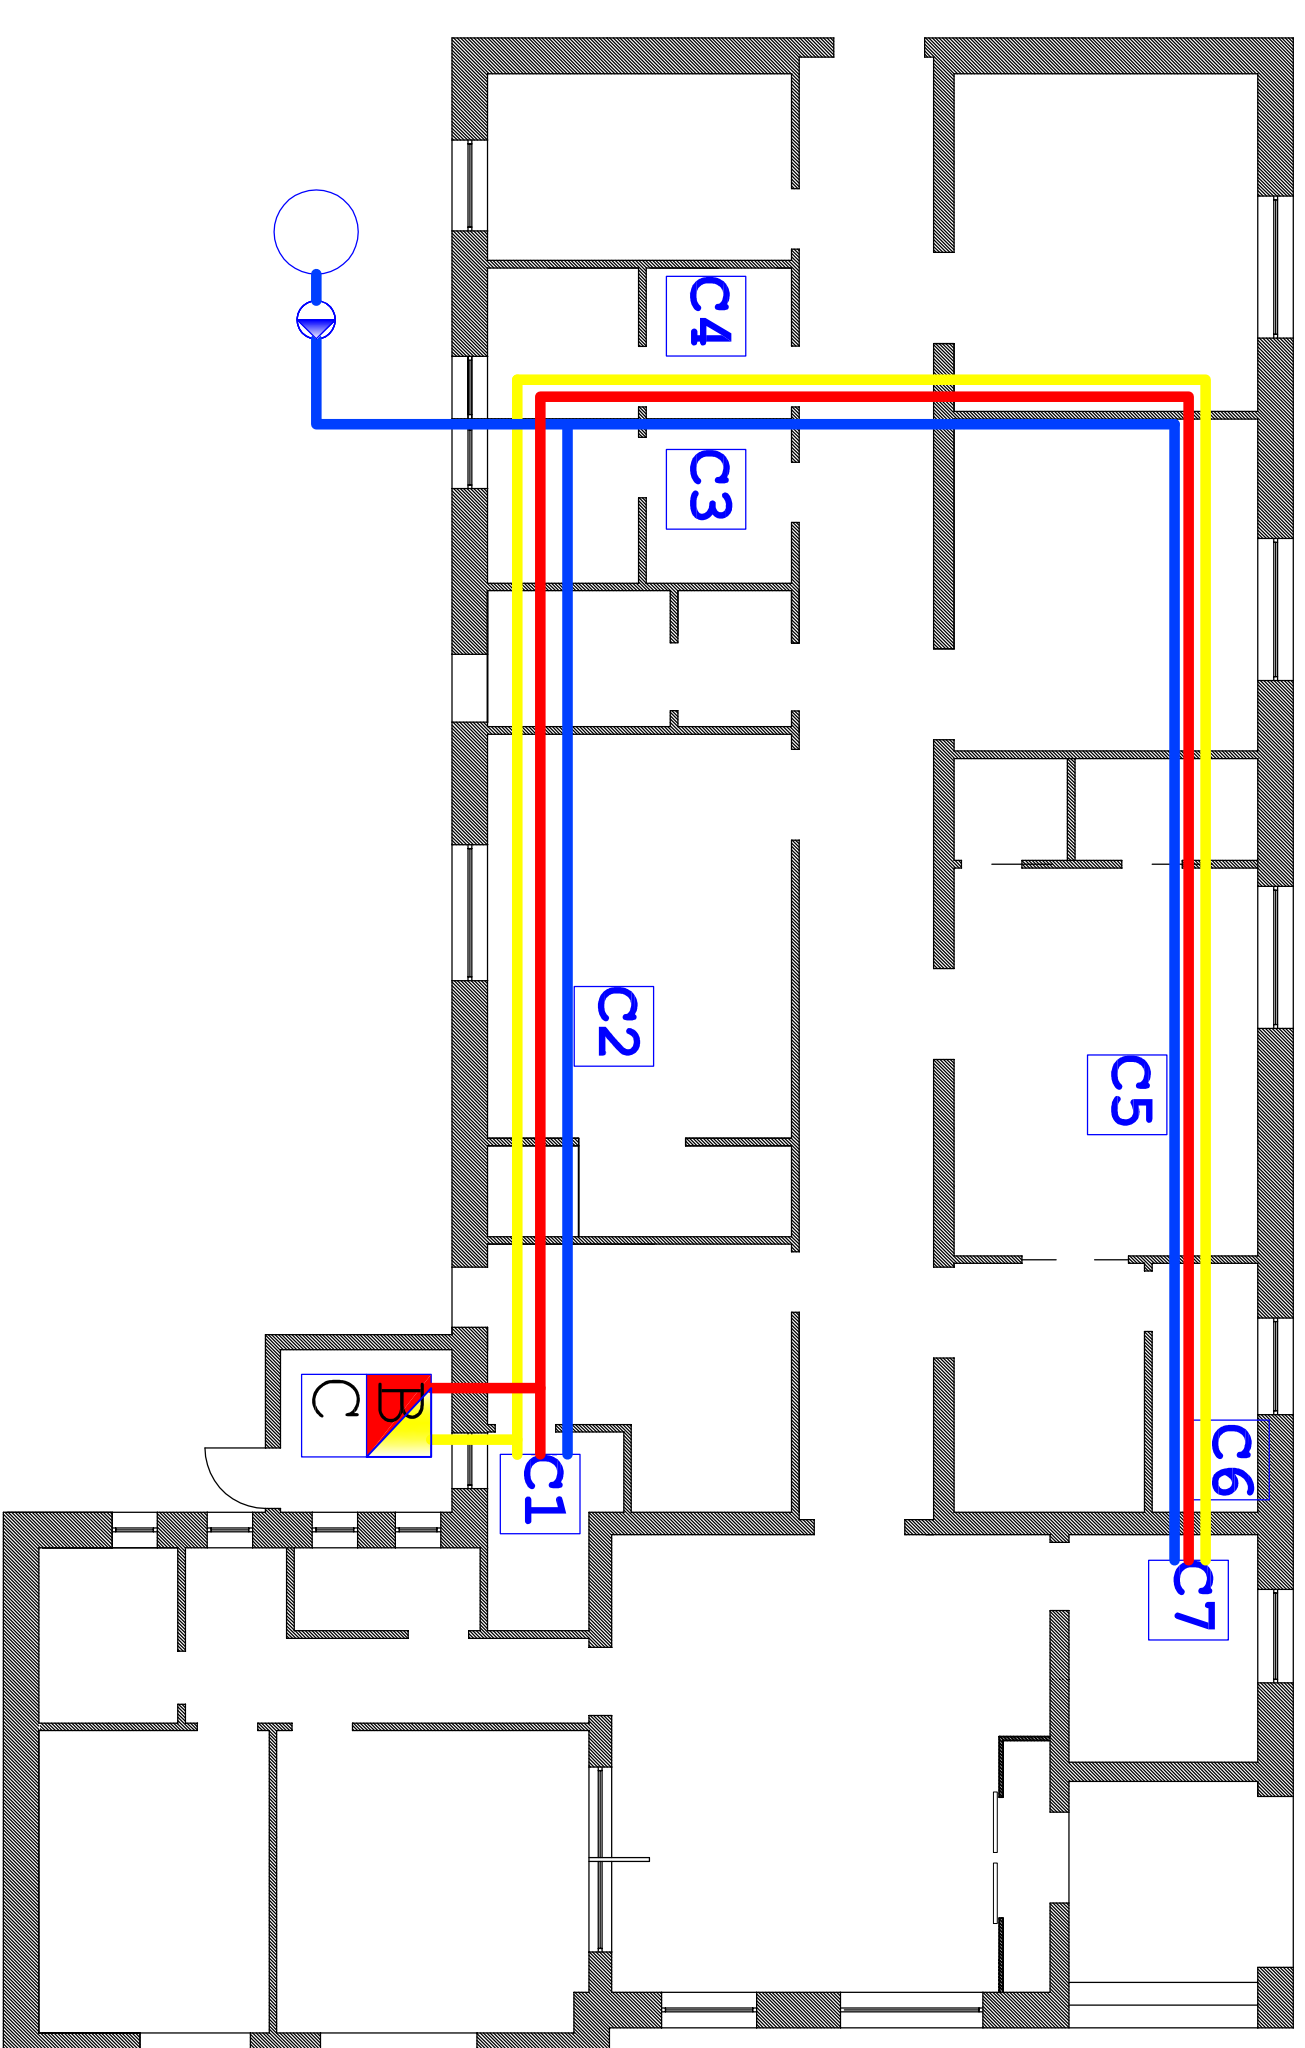


### LEGENDA

- Serbatoio stoccaggio acqua fredda sanitaria
- Elettropompa di pressurizzazione impianto idrico
- Centralina di distribuzione in bronzo con saracinesca generale e sulle singole uscite
- Cn
- Tubazione acqua fredda sanitaria Ø 22 mm in rame colbentato
- Tubazione acqua calda sanitaria Ø 22 mm in rame colbentato
- Tubazione retrocircolo acqua calda sanitaria Ø 28 mm in rame colbentato


### COLLETTORE 1

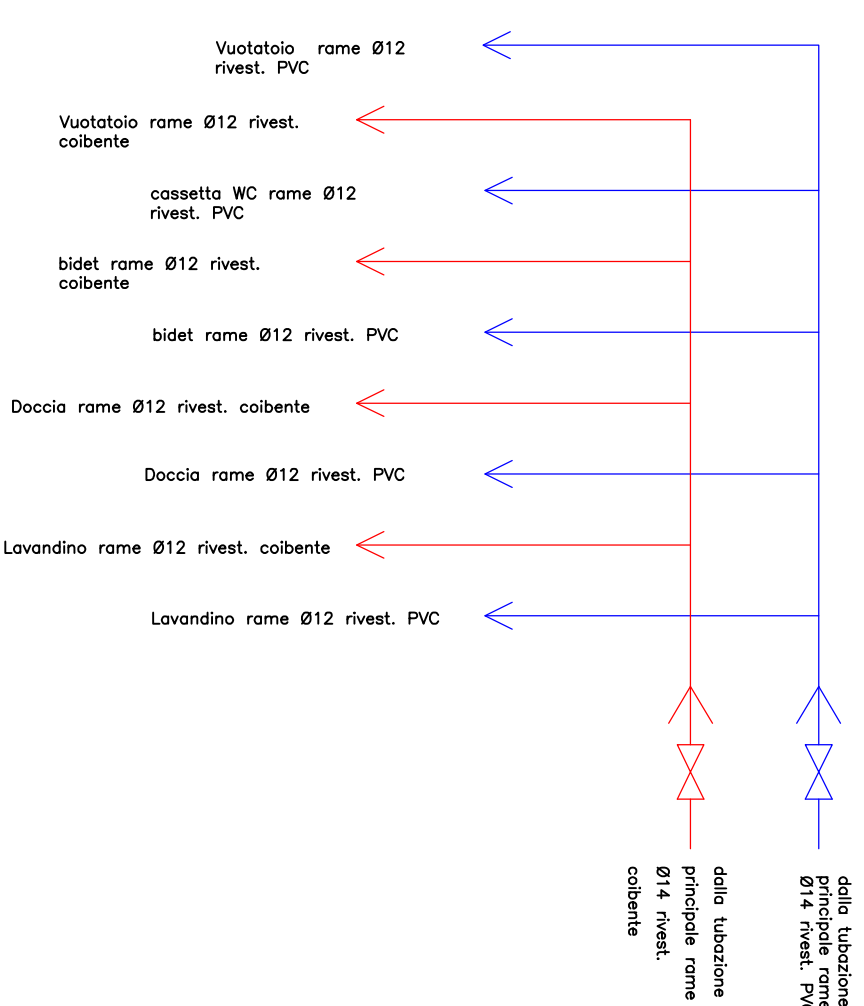


### COLLETTORE 2

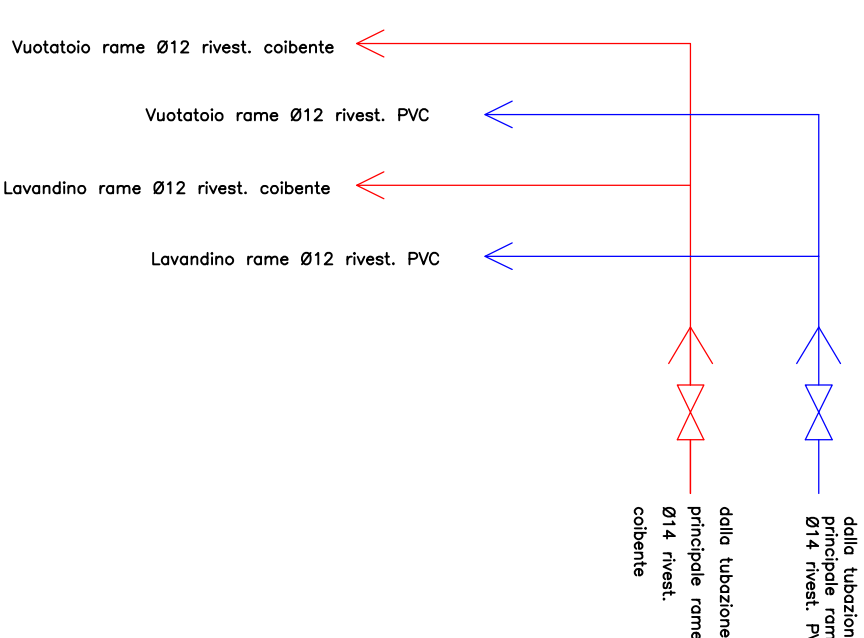


### COLLETTORE 3

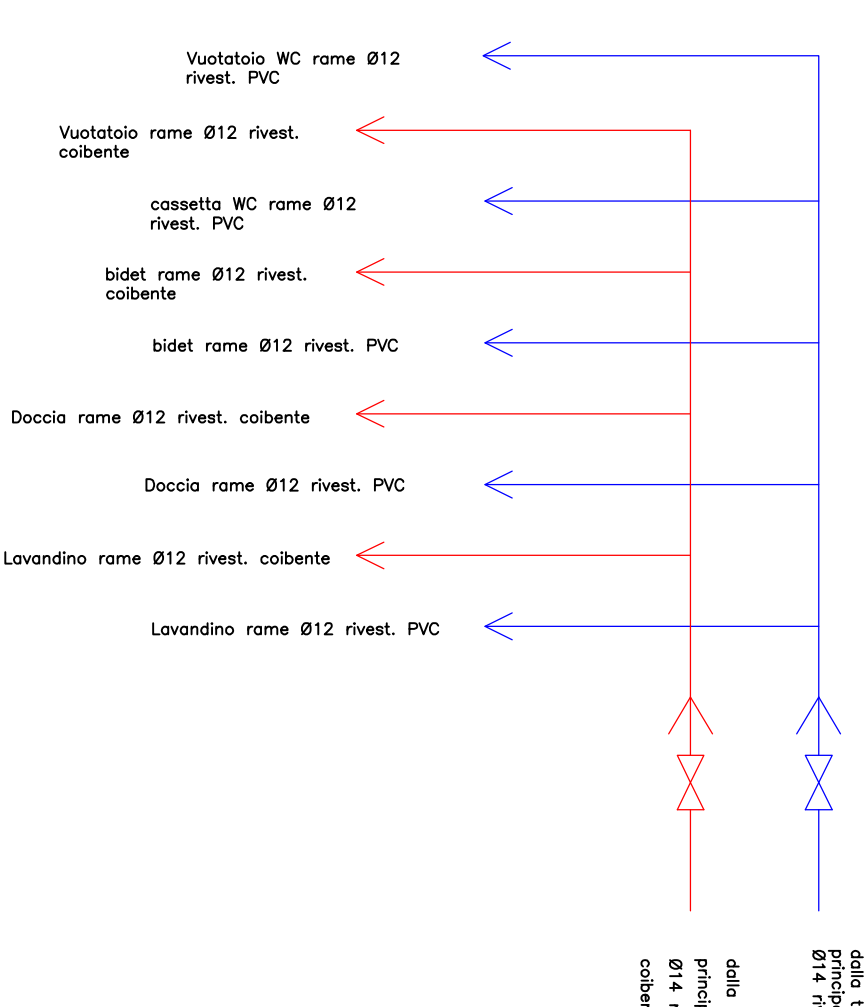


### COLLETTORE 4

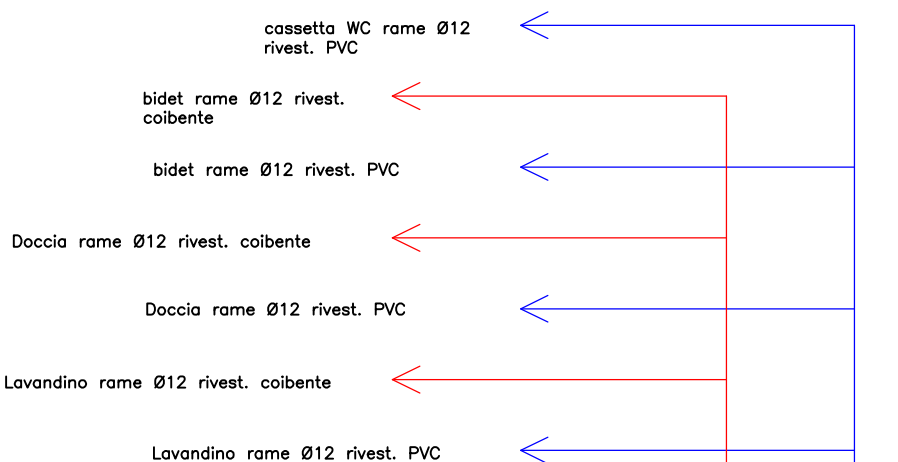


### COLLETTORE 5

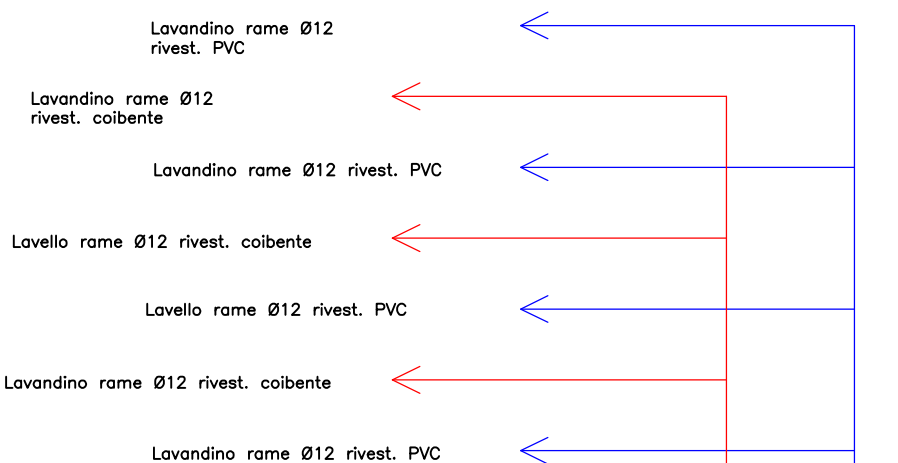


### COLLETTORE 6

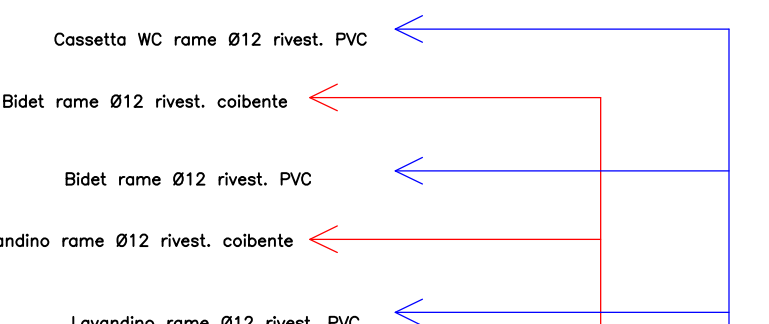

### COLLETTORE 7

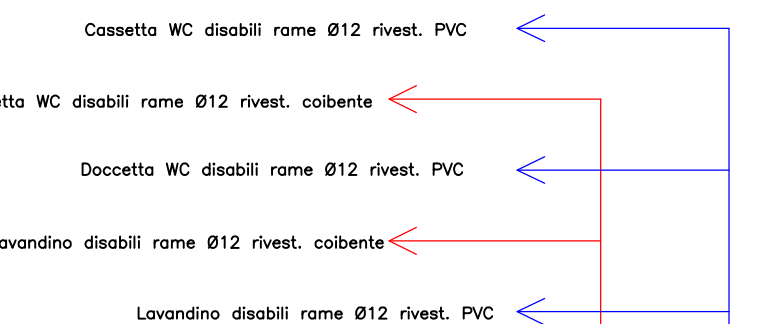

### SCHEMA TUBAZIONI SERVIZIO IGIENICO TIPO

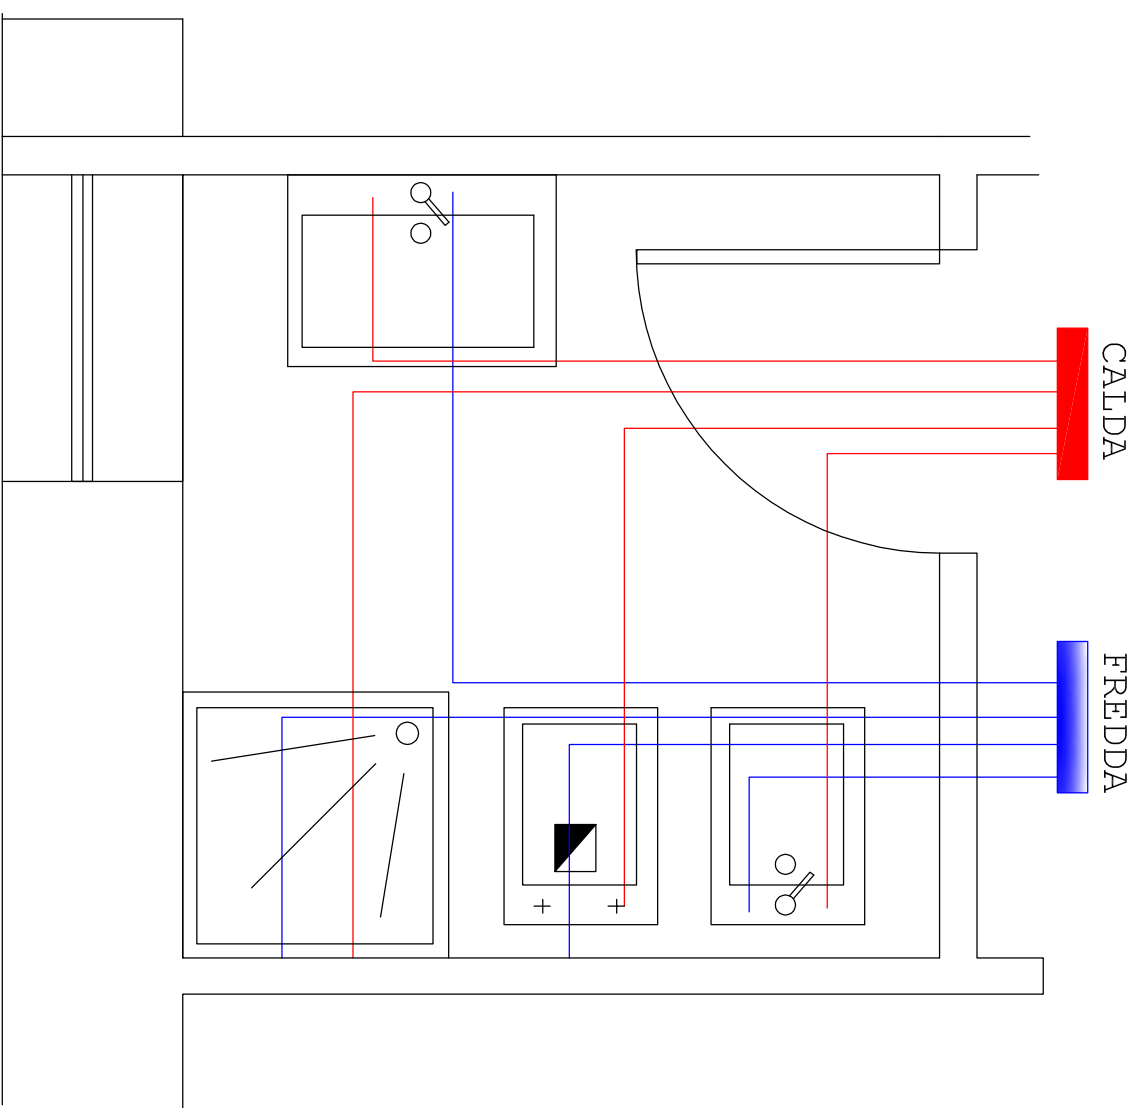

### SCHEMA SCARICHI SERVIZIO IGIENICO TIPO

